


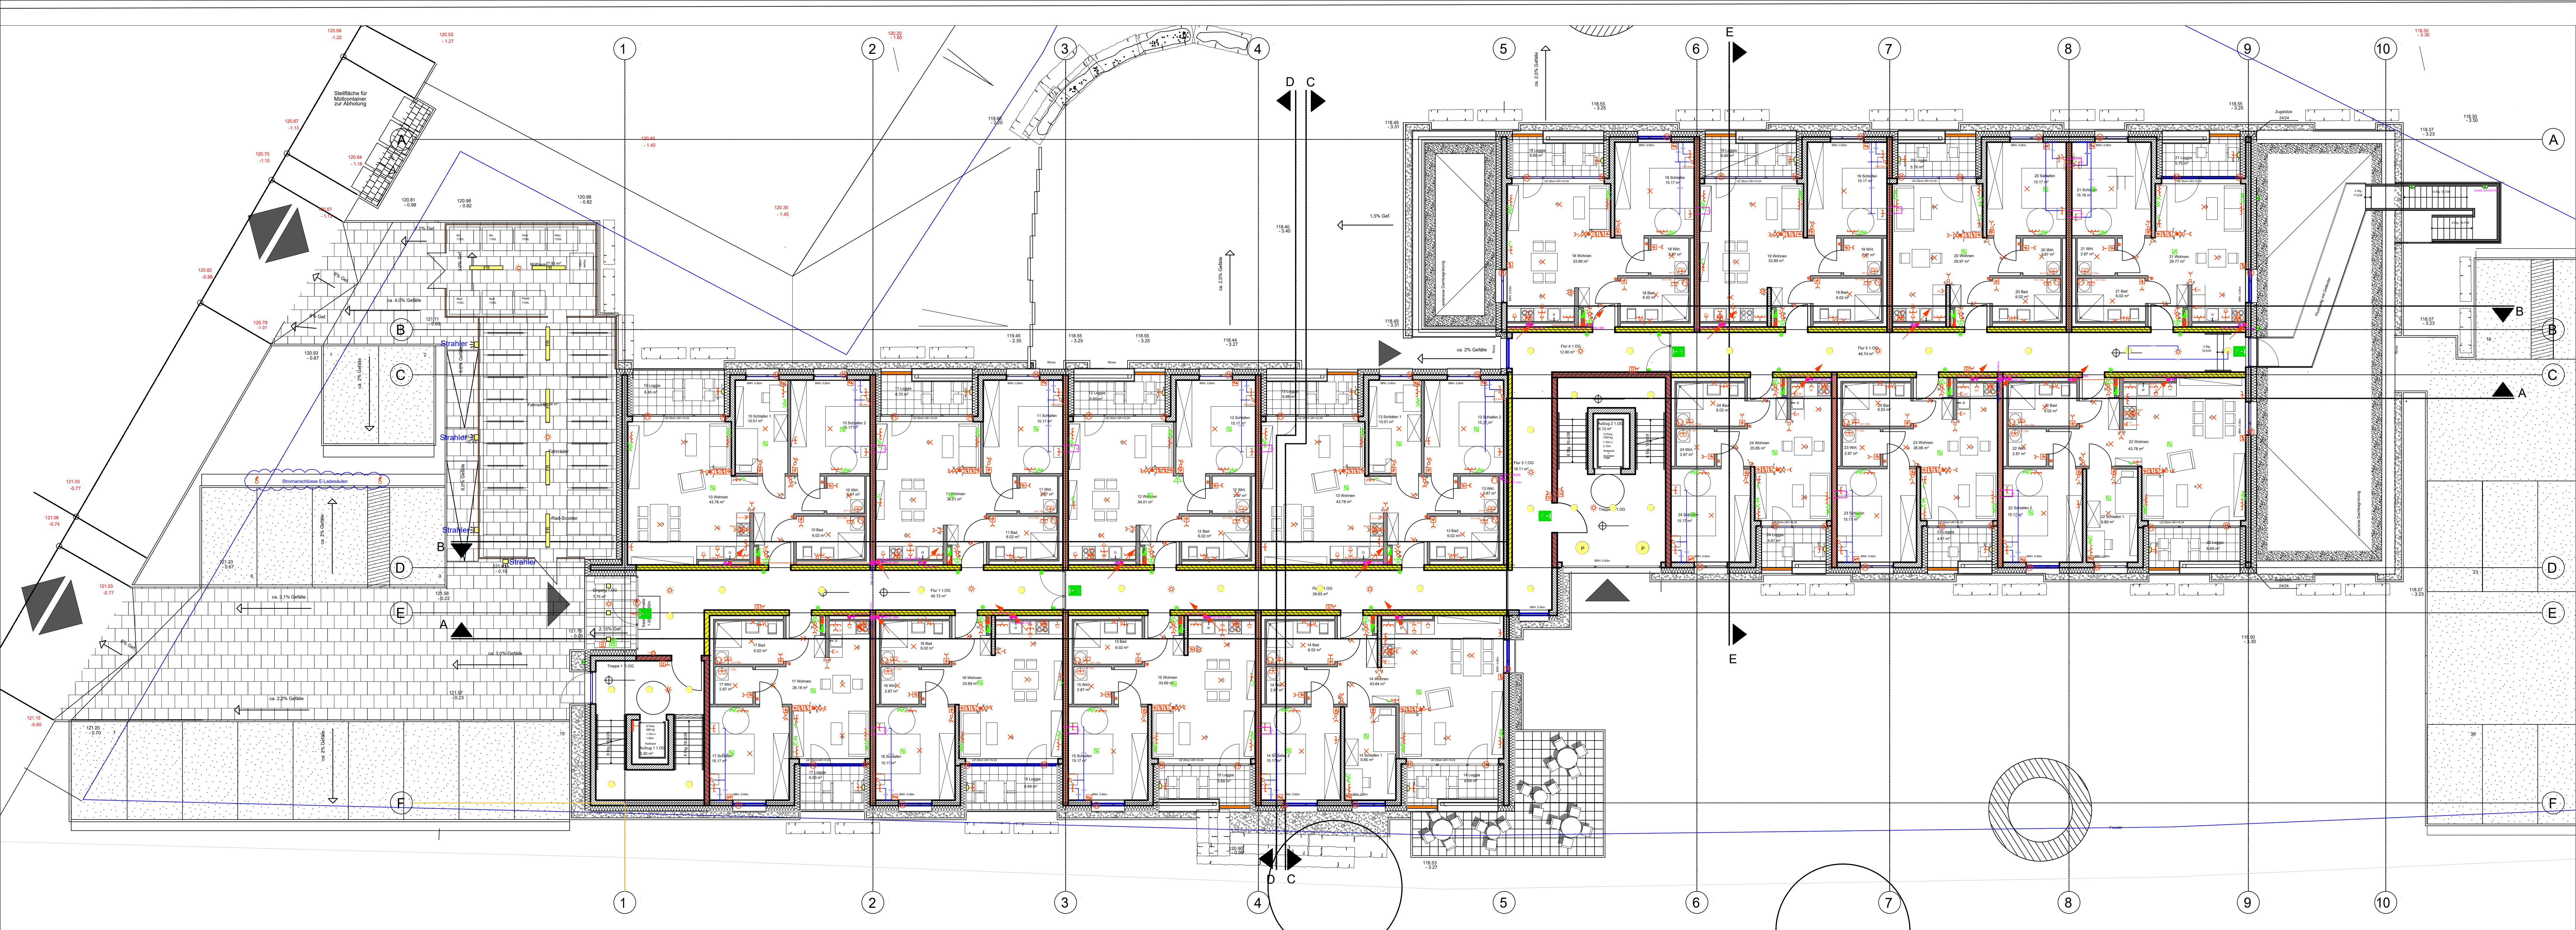

Legende Starkstrom	
	Schuko-Steckdose
	CEE-Steckdose
	Ausschalter 1-fach
	Ausschalter beleuchtet
	Ausschalter 2-fach
	Dimmer
	Wechselschalter
	Serienschalter
	Taster
	Taster beleuchtet
	Not-Aus-Taster
	Schlüsselschalter
	Deckenpräsenzmelder
	Bewegungsmelder
	Leuchtenauslass
	Jalousieschalter
	Wechselstromanschluss
	Drehstromanschluss
	Motoranschluss
	Lüfteranschluss
	Elektroherdanschluss
	Thermostat
	Dämmerungsschalter
	Erdung
	Verteiler
	Potentialausgleichschiene
	Hausanschlusskasten

Legende Schwachstrom	
	Gegensprechstelle
	Sprechanlage
	Klingeltaster
	Gong
	Kartenleser
	Türöffner
	Fluchttürterminal
	Wandlautsprecher
	Deckenlautsprecher
	Datenanschlussdose
	Glasfaseranschluss
	Telefonanschlussdose
	Antennenanschlussdose
	EDV-Schrank
	Multimediaverteiler
	Hausübergabepunkt Telefon
	Hausübergabepunkt BK
	Ruftaster
	Abstellaster
	Zuglaster
	Signaleinheit

Legende Sicherheitsbeleuchtung		
	Fluchthinweisleuchte	
	Bereitschaftsleuchte	
	Notlichtbaustein	
	Sicherheitslichtgerät	

Legende Beleuchtung	
	Quadr. Einbauleuchte
	Langfeldanbauleuchte
	Langfeldeinbauleuchte
	Pendelleuchte
	Feuchtraumleuchte
	Aufbauleuchte
	Einbaudownlight
	Wandleuchte
	Spiegelleuchte
	Scheinwerfer

11.10.21	g	Planpassungen
04.10.21	f	Planpassungen
20.08.21	e	Planpassungen
30.06.21	d	Anschlüsse an Wohnungstrennwände verschoben (Schallschutz)
16.06.21	c	Automatische Türöffnung gemäß Vorgabe Hr. Switula (Mail vom 11.06.21) entfernt
20.04.21	b	Änderungswünsche vom Bauherrn erneut abgeändert (Mail vom 20.04.21)
14.04.21	a	Änderungswünsche vom Bauherrn eingezeichnet
Datum	Index	Inhalt
IEG Ingenieurbüro für Elektrotechnik und Gebäudeausrüstung GmbH		
Planinhalt:		Elektroinstallationen 1. Obergeschoss
Projekt-Nr.	2003	
Zeichns.-Nr.	O1.g	
Maßstab	1 : 100	
Gez.	Akin	
Gepr.		
Datum	02.03.20	

Projekt :		Neubau Wohnprojekt "Wohnen im Steinert" In Gau-Algesheim
Bauherr:		Wohnen im Steinert Verwaltungs-GmbH Schulstraße 20 55435 Gau Algesheim
		AUSFÜHRUNGSPLANUNG
Massstab: 1:100	Datum: 23.11.2020	Gezeichnet: T. Schery
Planinhalt:		Grundriss 1. Obergeschoss
Plannummer:		5-AR-GR-01-0110-00-X_Grundriss_1._OG_Übersicht